



DETALHE DO SUMIDOURO
SEM ESCALA

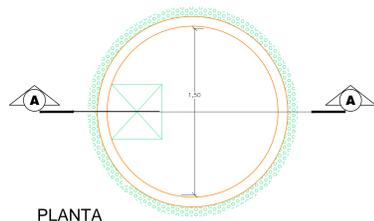


PLANTA

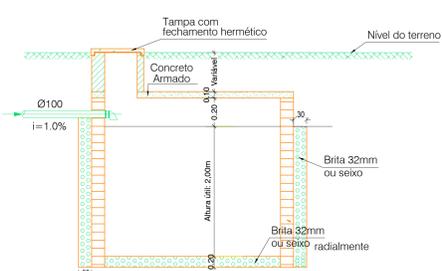


CORTE - AA

DETALHE DA FOSSA SÉPTICA
SEM ESCALA

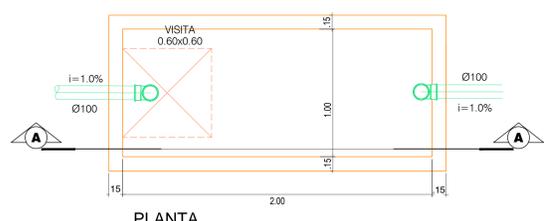


PLANTA

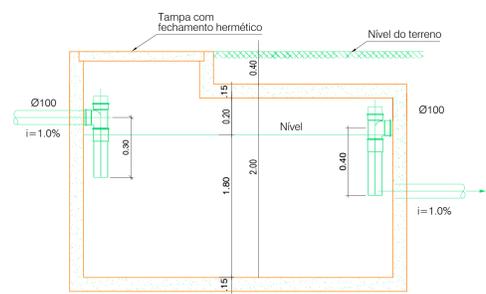


CORTE - AA


MEDIDAS EM CENTÍMETROS
DETALHE - CX. DE INSPEÇÃO
ESCALA

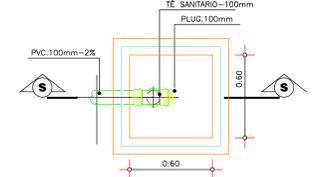

PLANTA BAIXA

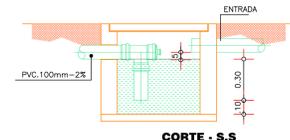


CORTE - S.S

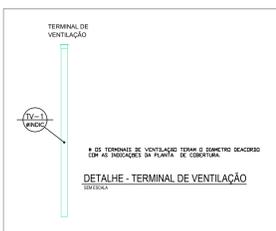

DETALHE - TERMINAL DE VENTILAÇÃO

DETALHE GÉNÉRICO-PIA DA COZINHA

SEM ESCALA

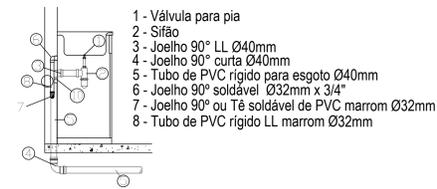


- 1 - Válvula para pia
- 2 - Sifão
- 3 - Joelho 90° LL Ø40mm
- 4 - Joelho 90° curta Ø40mm
- 5 - Tubo de PVC rígido para esgoto Ø40mm
- 6 - Joelho 90° soldável Ø32mm x 3/4"
- 7 - Joelho 90° ou Tê soldável de PVC marrom Ø32mm
- 8 - Tubo de PVC rígido LL marrom Ø32mm



- 1 - Vaso sanitário com caixa de descarga acoplada
- 2 - Engate flexível
- 3 - Joelho 90 soldável Ø32mm x 1/2"
- 4 - Joelho 90° 100 mm
- 5 - Tubo de PVC rígido para esgoto primário 100 mm
- 6 - Tubo de PVC rígido soldável marrom de Ø 32mm
- 7 - Tê 90° soldável ou joelho 90° soldável de Ø32 mm x 3/4"

DETALHE GÉNÉRICO-BACIA ACOPLADA

SEM ESCALA

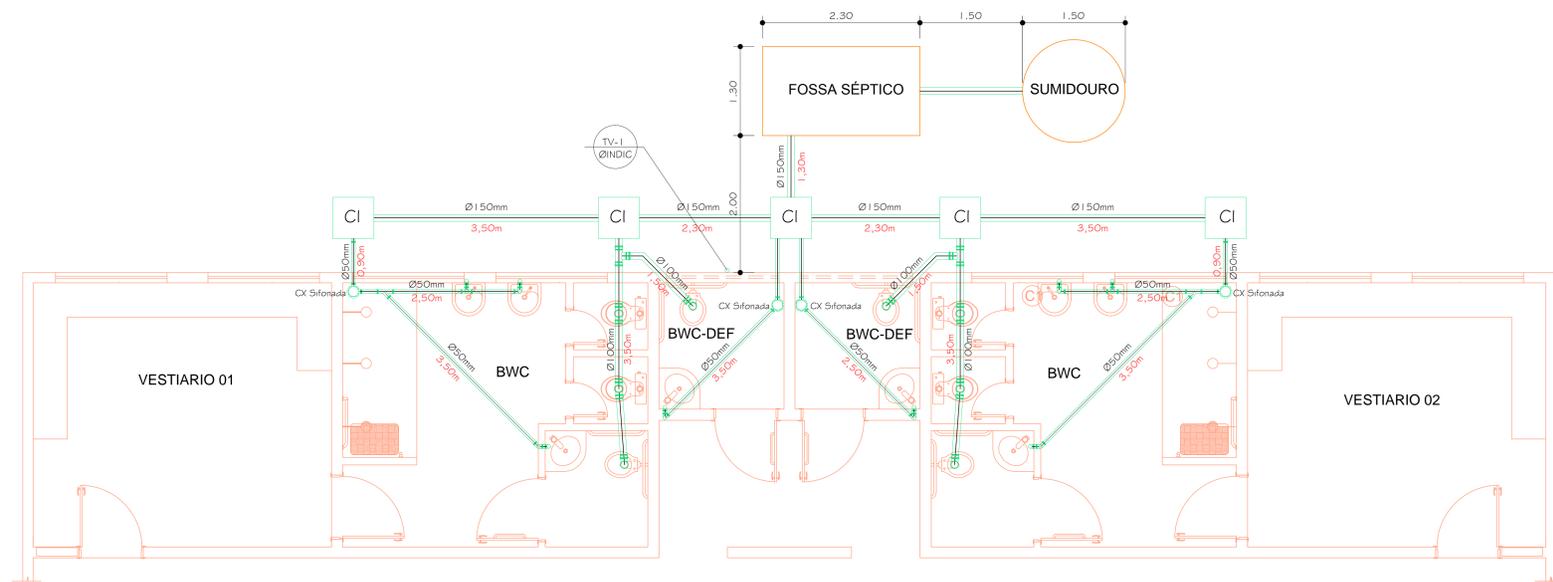

PLANTA BAIXA TERREO COM AS LIGAÇÕES DO PROJETO HIDROSANITARIO.

Escala: 1/50

AUTOR DO PROJETO: _____

RESP.: EXECUÇÃO: _____

PROPRIETÁRIO: _____

PROJETO HIDROSANITÁRIO DO GINASIO EM CAICO-RN

LOCAL: RUA LEOCARDIO MARIA DE BRITO-CENTRO, CAICO/RN

PROPRIETÁRIO: PREFEITURA MUNICIPAL DE CAICO-RN

ASSUNTO: PLANTA BAIXA TERREO COM AS LIGAÇÕES DO PROJETO HIDROSANITÁRIO, E DETALHES.

ESCALAS : INDICADAS

DATA : OUTUBRO 2014

AREA.CONST

PRANCHA:

ÚNICA

DESENHISTA: DIEGO