


EXECUTAR RAMAL E COLUNA DE VENTILAÇÃO COM DIÂMETRO DE 50mm, EM AMBOS OS BANHEIROS, LIGADOS A UM DESCONECTOR DO SISTEMA, COM DISTÂNCIA ADEQUADA EM RELAÇÃO AO MESMO. CONFORME NBR 6150/1999.

Lista de Materiais	
<b>Caixas de Passagem</b>	
Caixa de inspeção de esgoto sifonada CES- 80x80 cm	1 pç
<b>PVC Acessórios</b>	
Caixa sifonada 100x100x50	2 pç
Sifão de copo p/ pia e lavatório 1" - 1.1/2"	2 pç
Válvula p/ lavatório e tanque 1"	2 pç
<b>PVC Esgoto</b>	
Curva 90 curta 100 mm	2 pç
40 mm	2 pç
Joelho 45 100 mm	6 pç
40 mm	2 pç
50 mm	2 pç
Joelho 90 40 mm	2 pç
Joelho 90 c/anel p/ esgoto secundário 40 mm - 1.1/2"	2 pç
Junção simples 100 mm - 50 mm	2 pç
Luva simples 100 mm	2 pç
Tubo PVC ponta-bolsa c/ virola 100 mm - 4"	14 m
Tubo rígido c/ ponta lisa 100 mm - 4"	2.45 m
40 mm	6.89 m
50 mm - 2"	1.81 m
Tê sanitário 100 mm - 100 mm	1 pç


Legenda detalhada	
	Caixa Sifonada PVC Acessórios Caixa sifonada 150x150x50 1pç
	Caixas Inspeção Esgoto Sifonada
	Caixas de Passagem Caixa de inspeção de esgoto sifonada CES- 60x60 cm 1pç
	Joelho 45 PVC Esgoto Joelho 45 100 mm 1pç
	Joelho 90 PVC Esgoto Joelho 90 40 mm 1pç
	Junção simples PVC Esgoto Junção simples 100 mm - 50 mm 1pç
	Lavatório Residencial com sifão PVC Acessórios Sifão de copo p/ pia e lavatório 1" - 1.1/2" 1pç Válvula p/ lavatório e tanque 1" 1pç
	PVC Esgoto Curva 90 curta 40 mm 1pç Joelho 90 c/anel p/ esgoto secundário 40 mm - 1.1/2" 1pç Tubo rígido c/ ponta lisa 40 mm 0.6m
	Luva simples PVC Esgoto Luva simples 100 mm 1pç
	Te sanitário PVC Esgoto Tê sanitário 100 mm - 100 mm 1pç
	Vaso Sanitário c/ curva 90° PVC Esgoto Curva 90 curta 100 mm 1pç

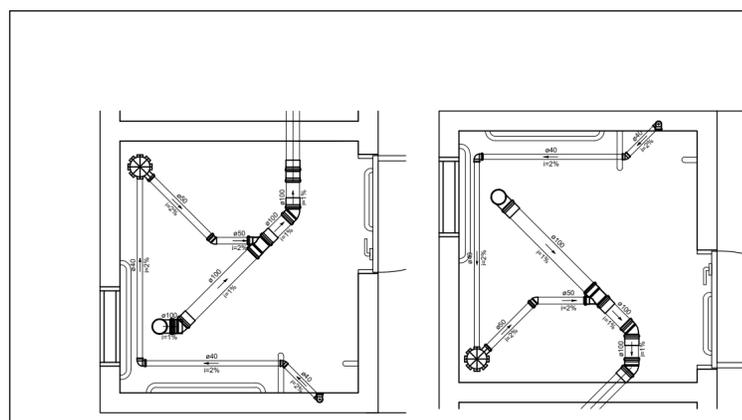


Detalhe S2 Escala 1:25

Detalhe S1 Escala 1:25

RAMPA SOBRE  
i = 2,87%

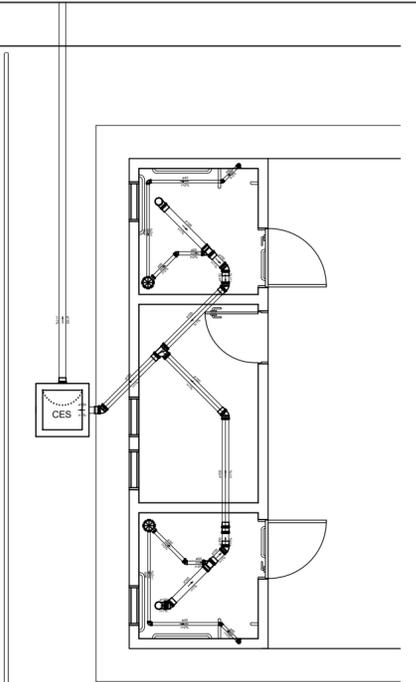

Detalhe S3 Escala 1:50

 

Esquema vertical sanitário Escala: 1:50



**Prefeitura Municipal de Caicó**  
CNPJ N° 08.096.570/0001-39  
Avenida Cel. Martiniano, 993,  
Centro, Caicó/RN

N°	DISCRIMINAÇÃO DAS REVISÕES	DATA	APROVAÇÃO
<	<	<	<

<b>ACADEMIA DA SAÚDE</b> Rua Leocárdia Maria de Brito, s/n, Boa Passagem		<b>PROJETO SANITÁRIO</b> Projeto das instalações de esgoto	
Projeto	Anselmo Guilherme de A. Filho CREA 211712377-5	Proprietário	Prefeitura Municipal de Caicó CNPJ N° 08.096.570/0001-39
Descrição	Planta baixa com traçado das tubulações; detalhes sanitários; esquema vertical sanitário; lista de materiais e legenda detalhada.		
Data	Novembro/2018	Escala	Indicada
Desenho	Eng. Anselmo Guilherme	Conferência	Revisor
Folha <b>10/10</b>			Conj. A1 1/1