

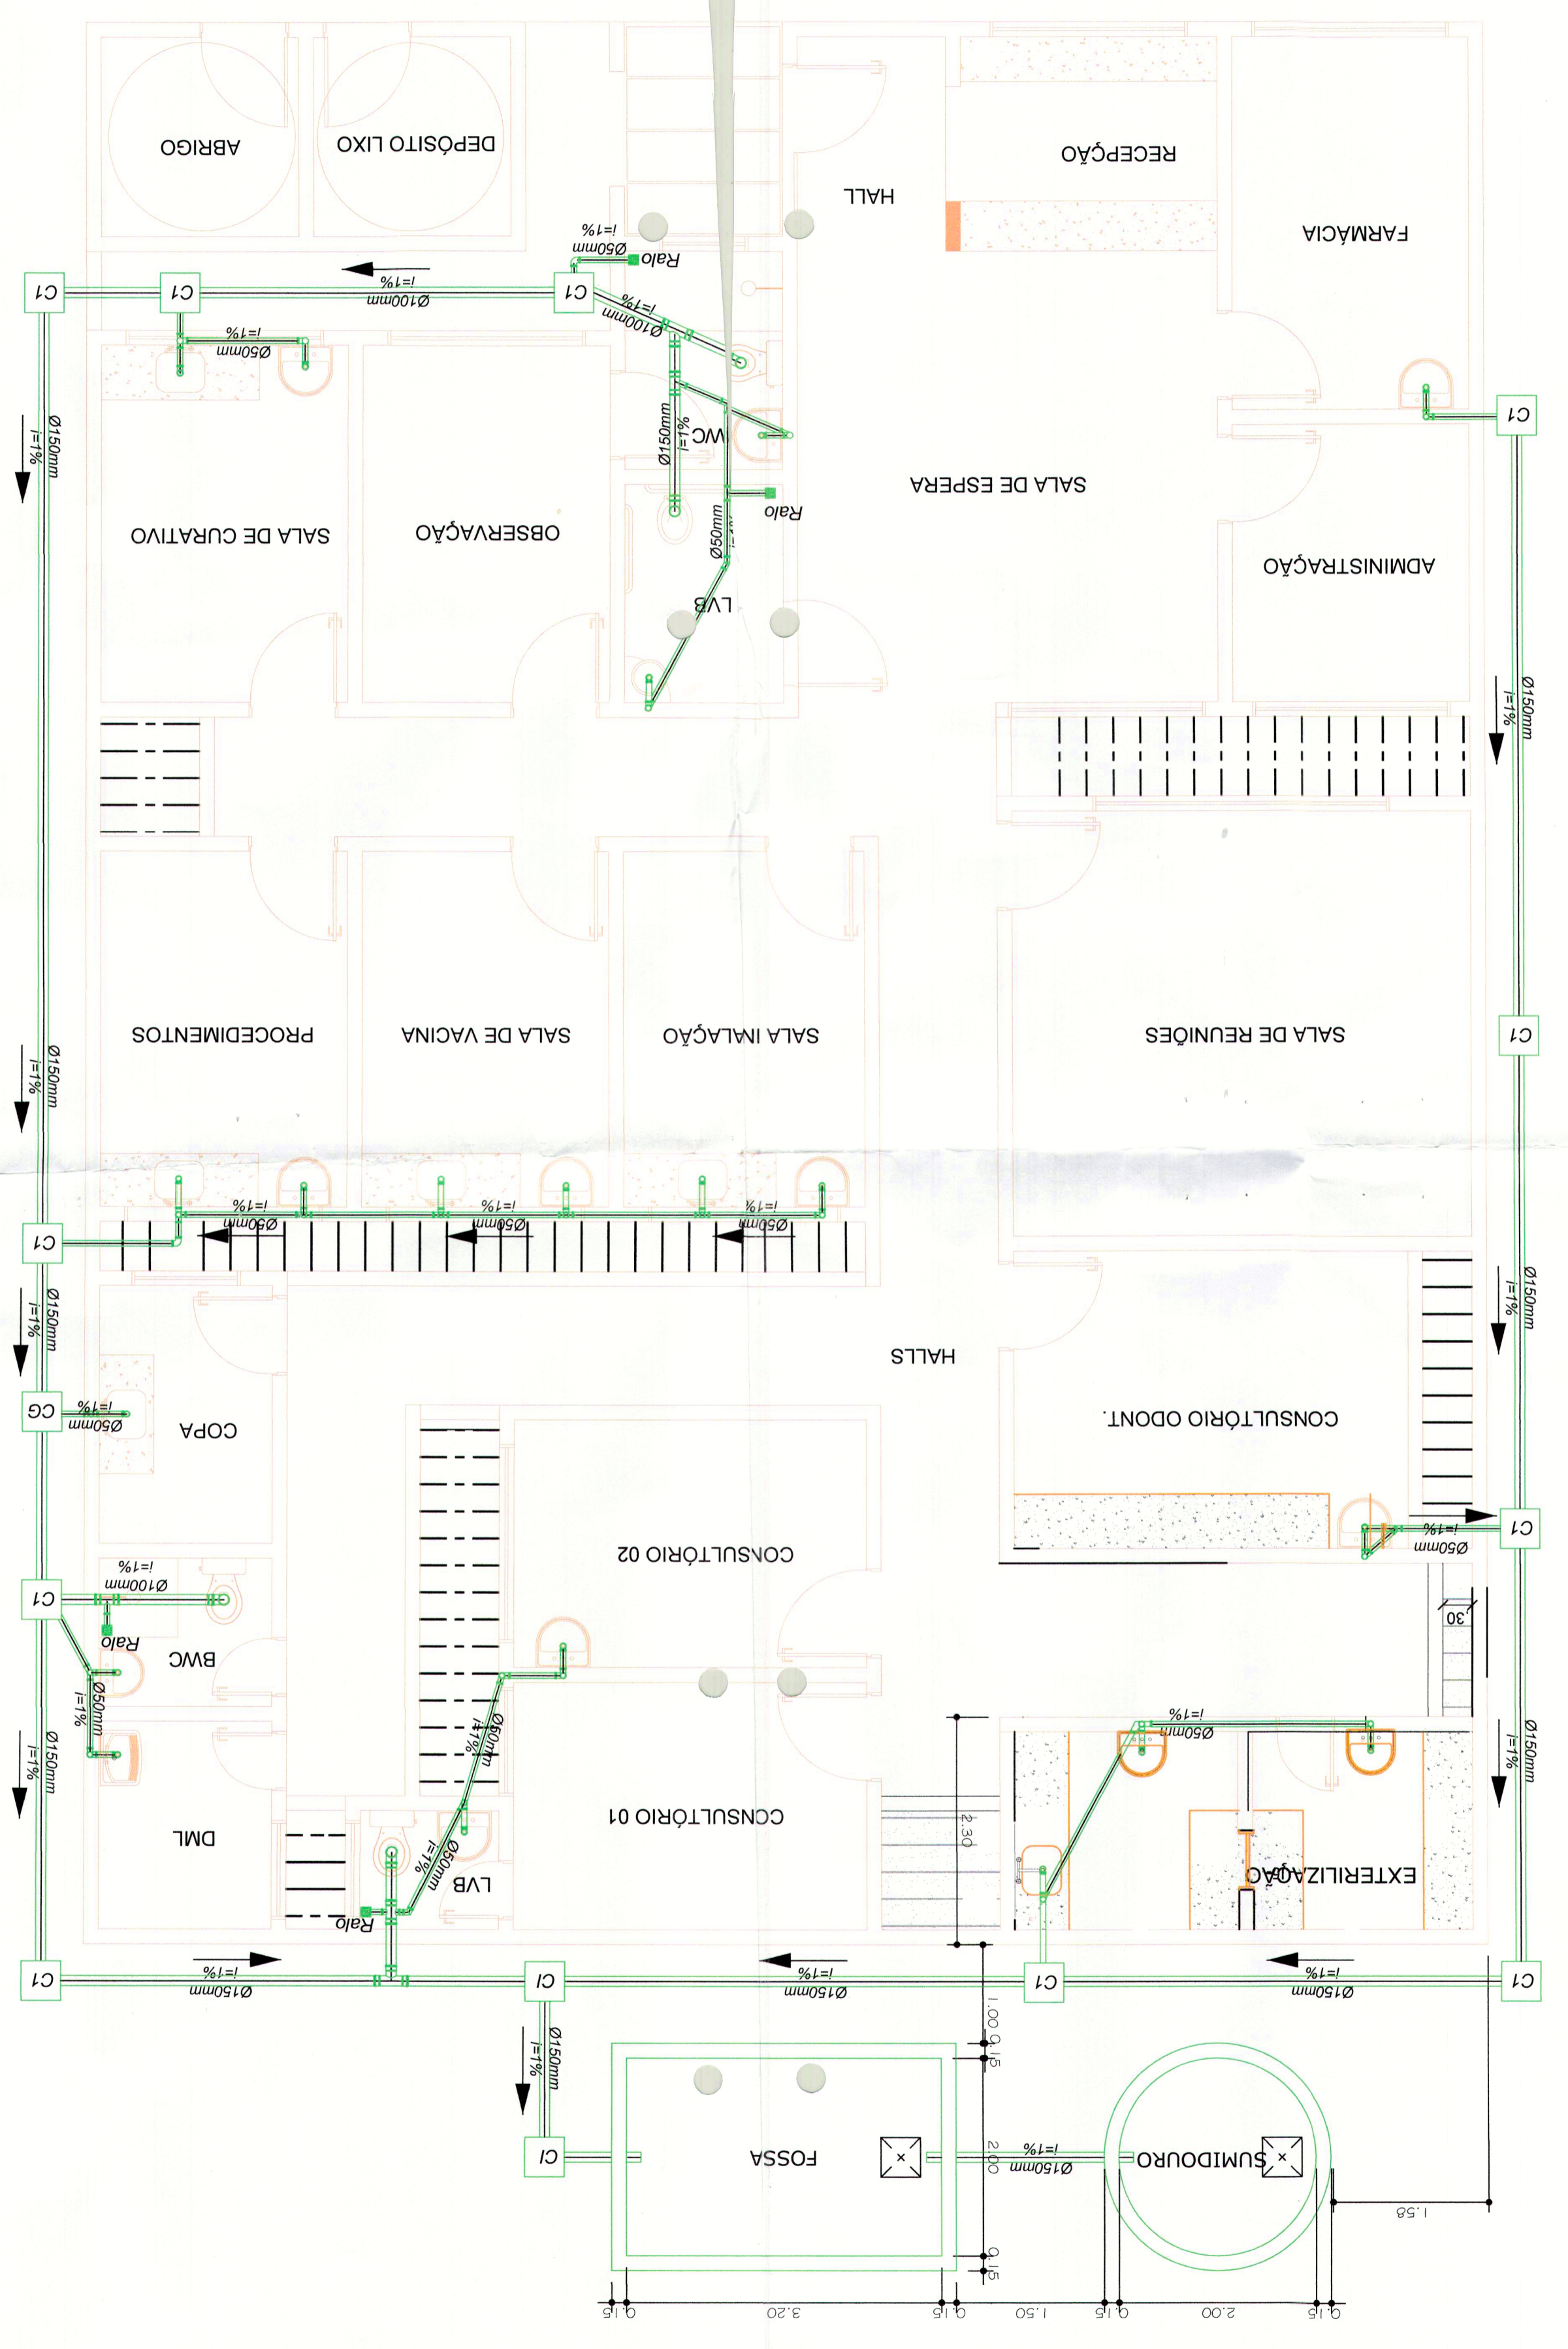


PLANTA BAIXA DO POSTO DE SAÚDE.
Escala: 1/50

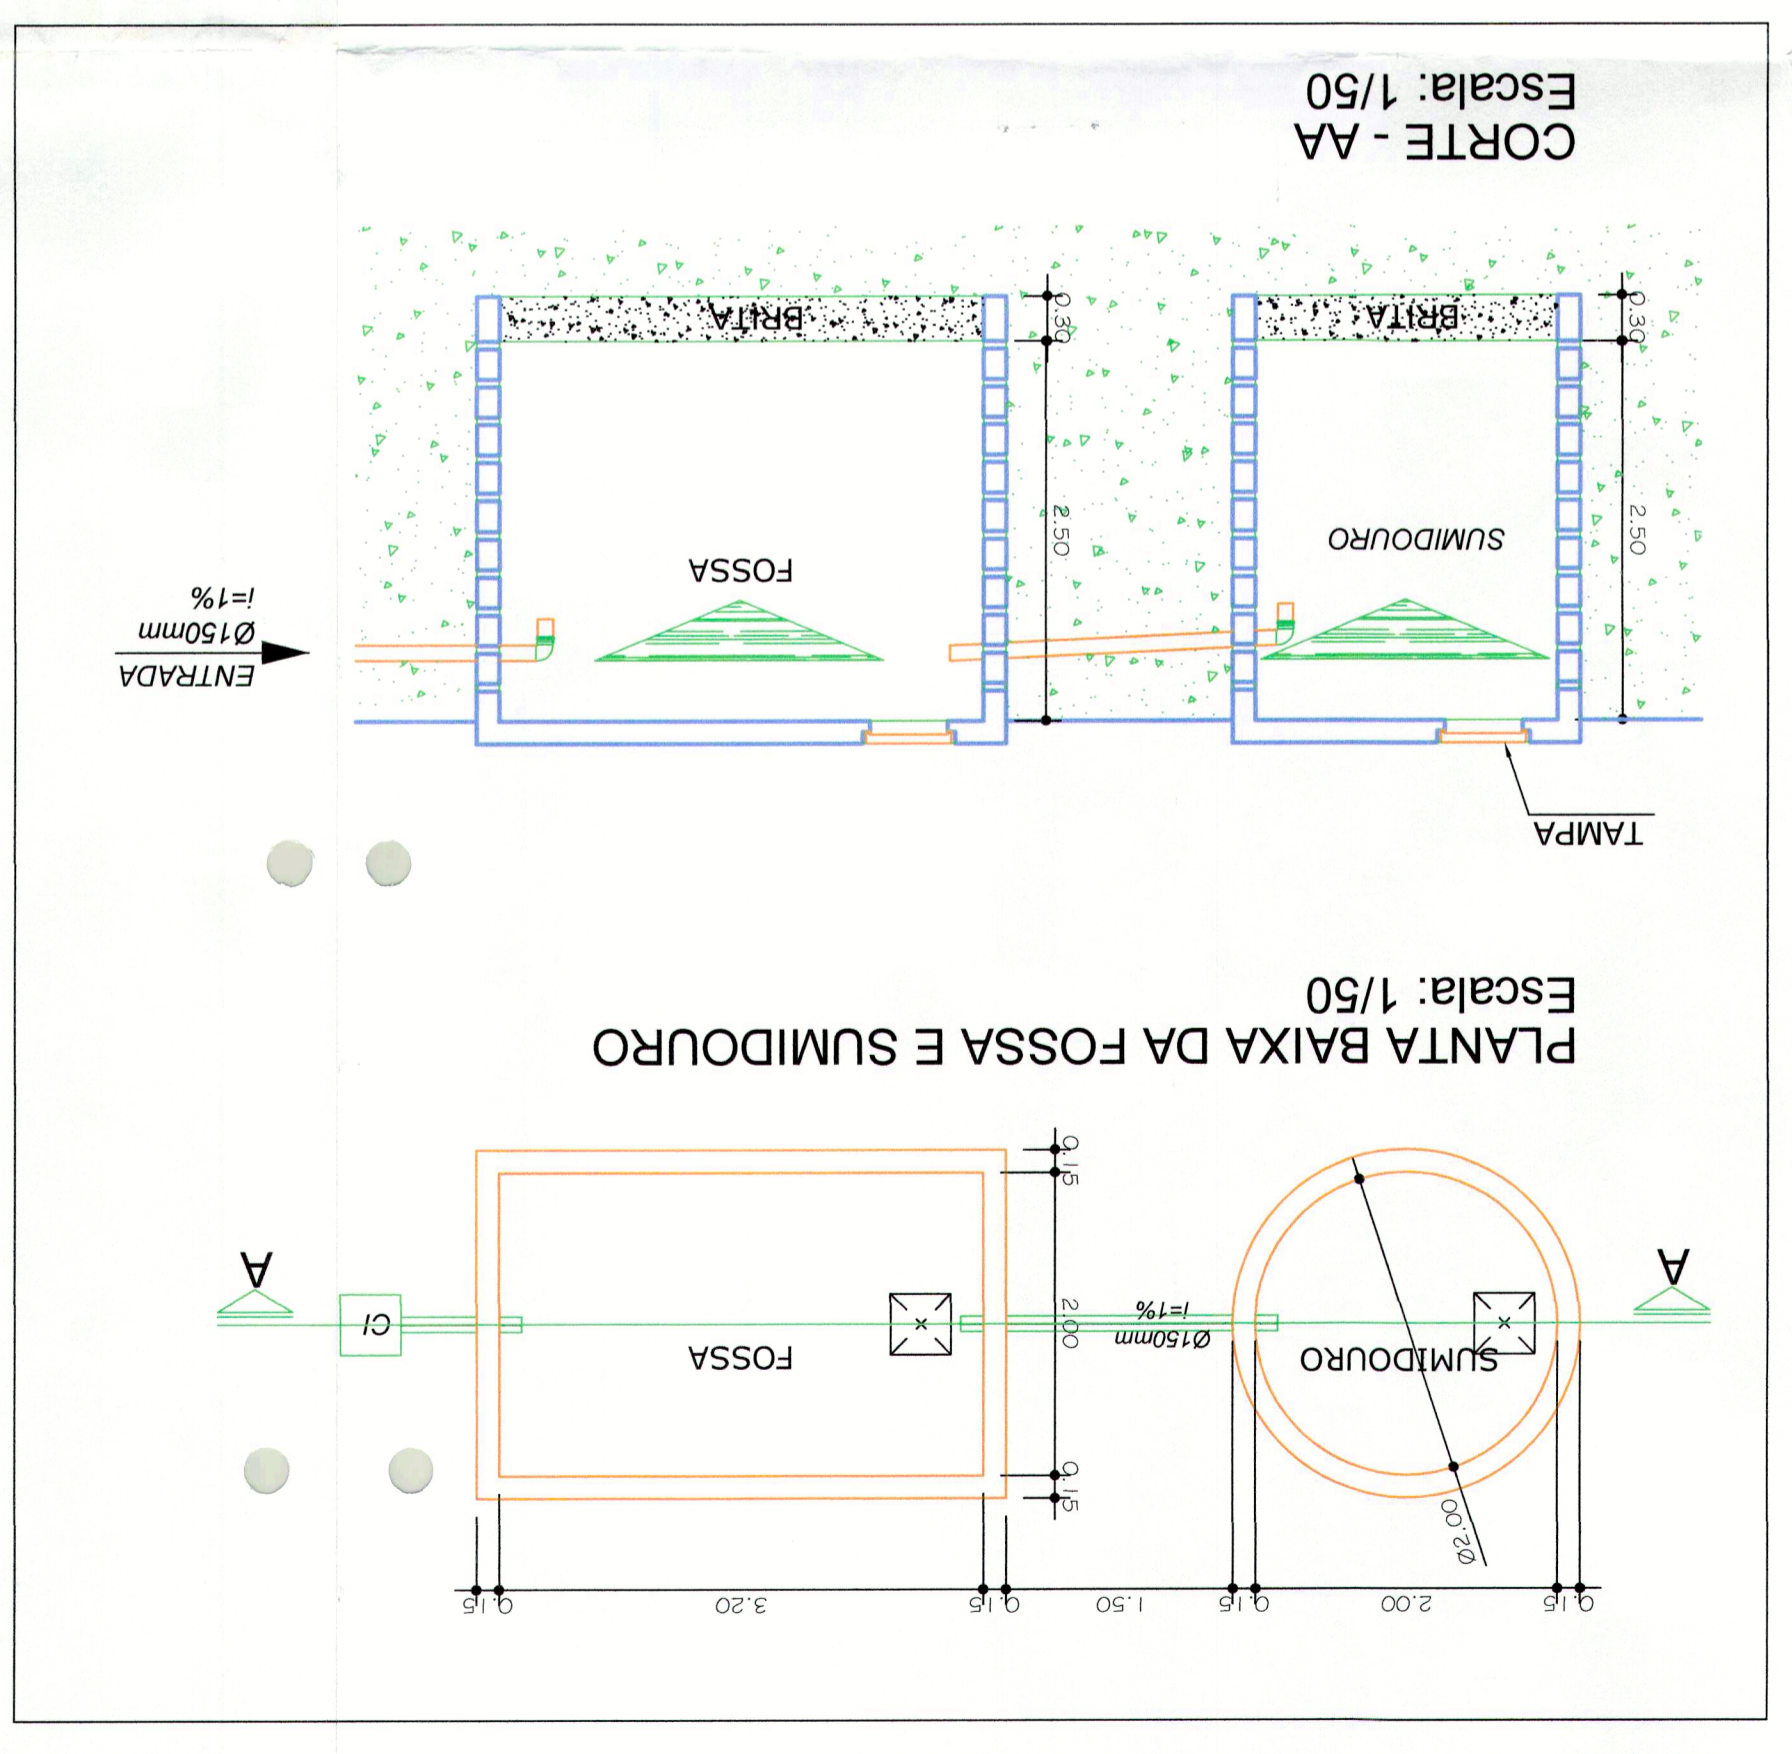

CONVENÇÕES
 C1 - CAIXA DE INSPEÇÃO 40cm x 40cm
 CG - CAIXA DE GORDURA
 FS - FOSSA SANITÁRIA

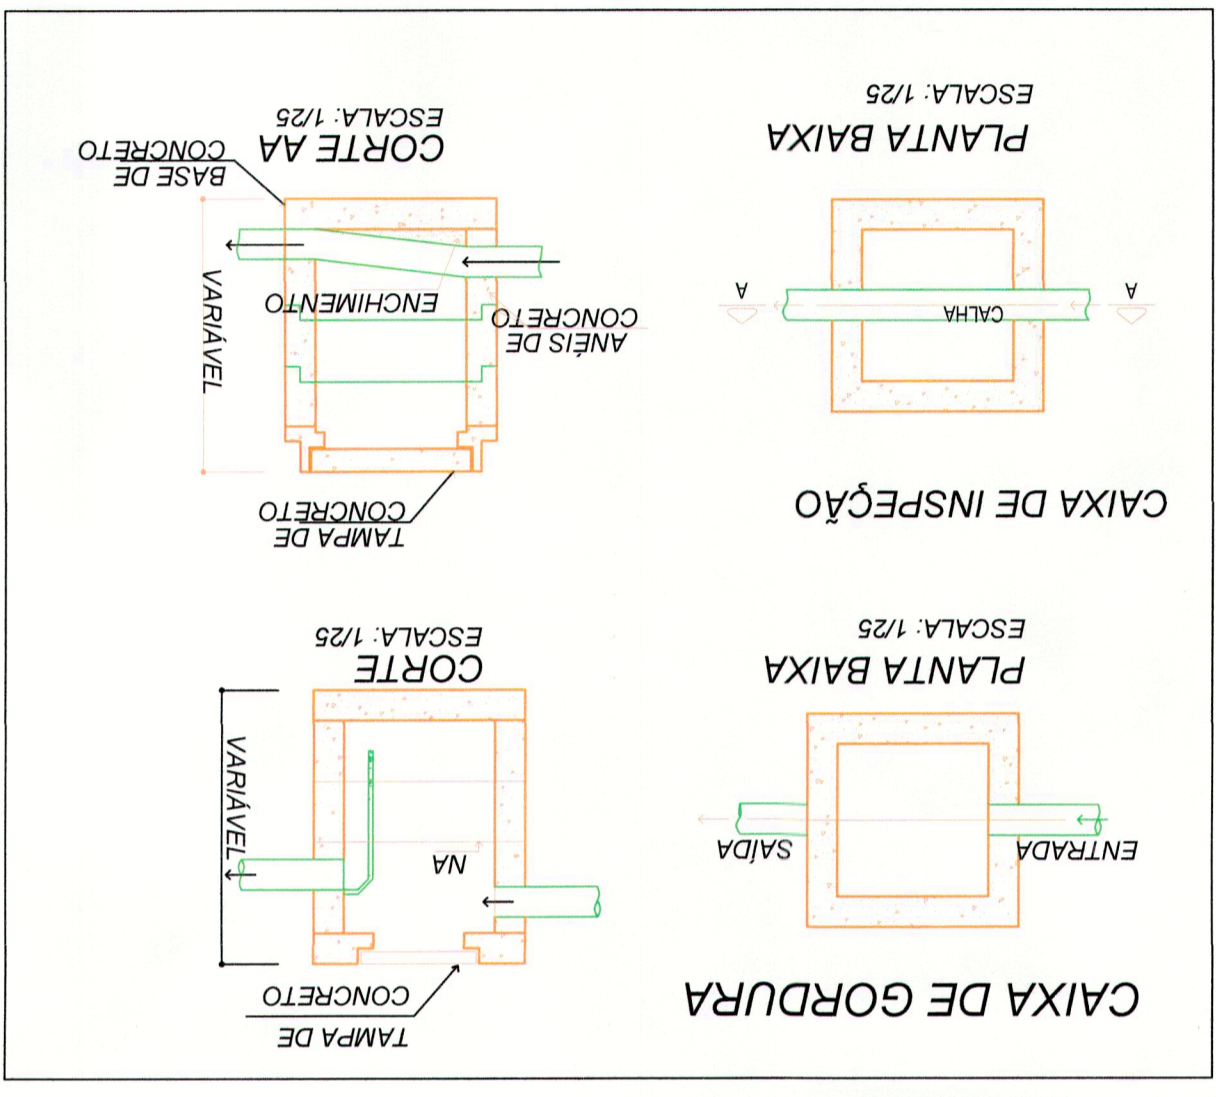

PRANCHA: PROJETO HIDROSANITÁRIO
 OBRA: UNIDADE BÁSICA DE SAÚDE - PORTE 01
 RUA JOSÉ CIRINO, S/N- JOÃO XVIII-CAICORRN
 ASSUNTO: PLANTA BAIXA DO COM AS LIGAÇÕES E DETALHES DA FOSSA, SUMIDOURO, E CAIXAS.
 DESENHISTA: JUAN DIEGO
 ESCALAS: DATA: 11/09/2012
 INDICADAS: PROJETO Hidrosanitário
 Cód. AUTOCAD: Projeto Hidrosanitário

PROJETO: Juan Diego de A. Paulo
 Eng. Civil
 CREA: 210243192-2

PROPRIETÁRIO:

PROCESSO - CPL/SMS
 048 / 2017
 FOLHA Nº 59