
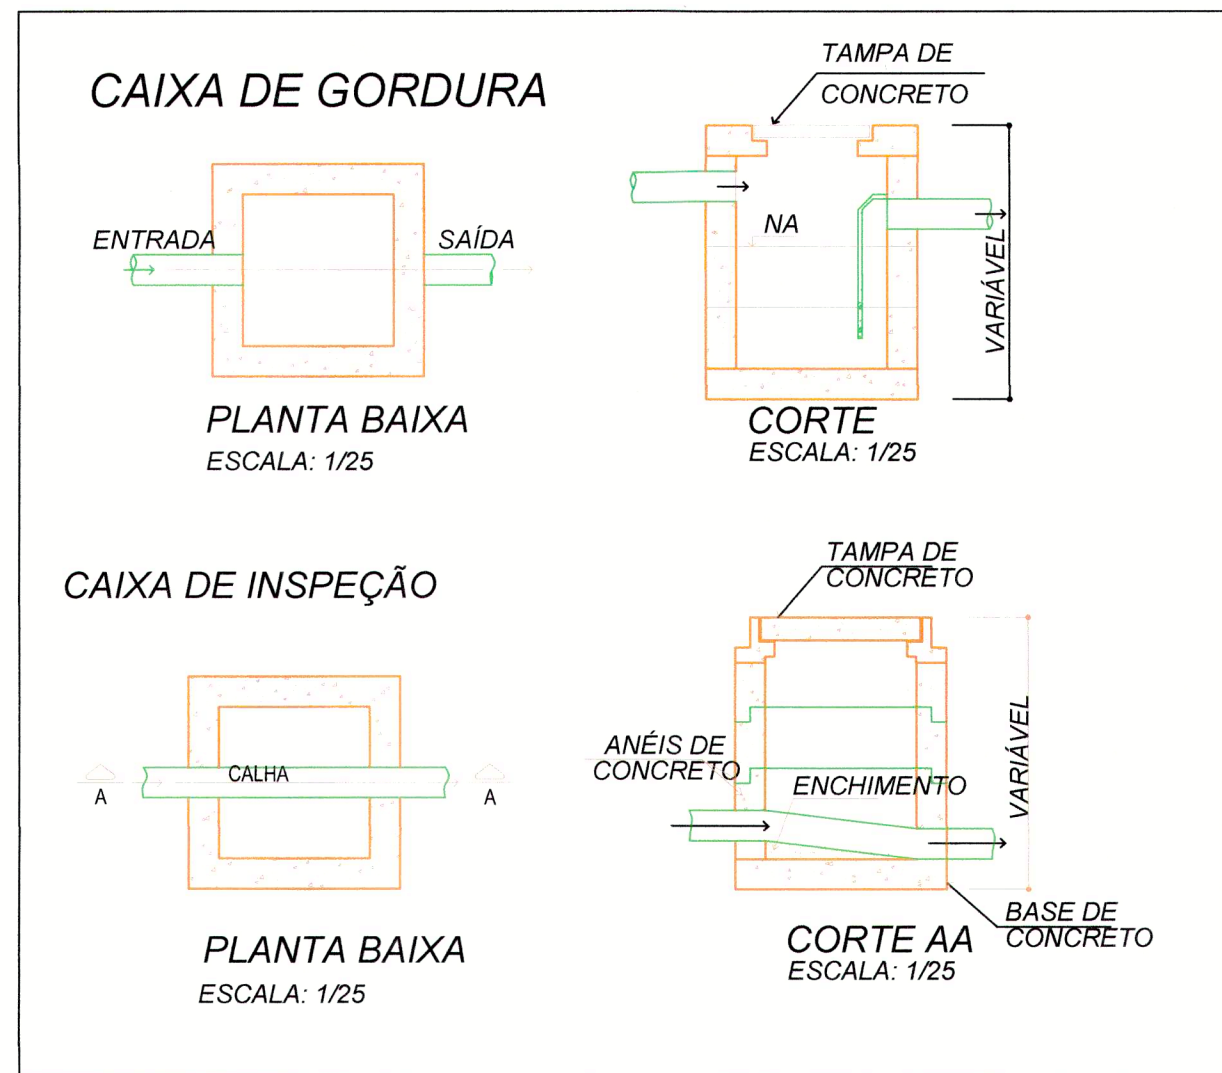


PLANTA BAIXA DO POSTO DE SAÚDE.  
Escala: 1/50

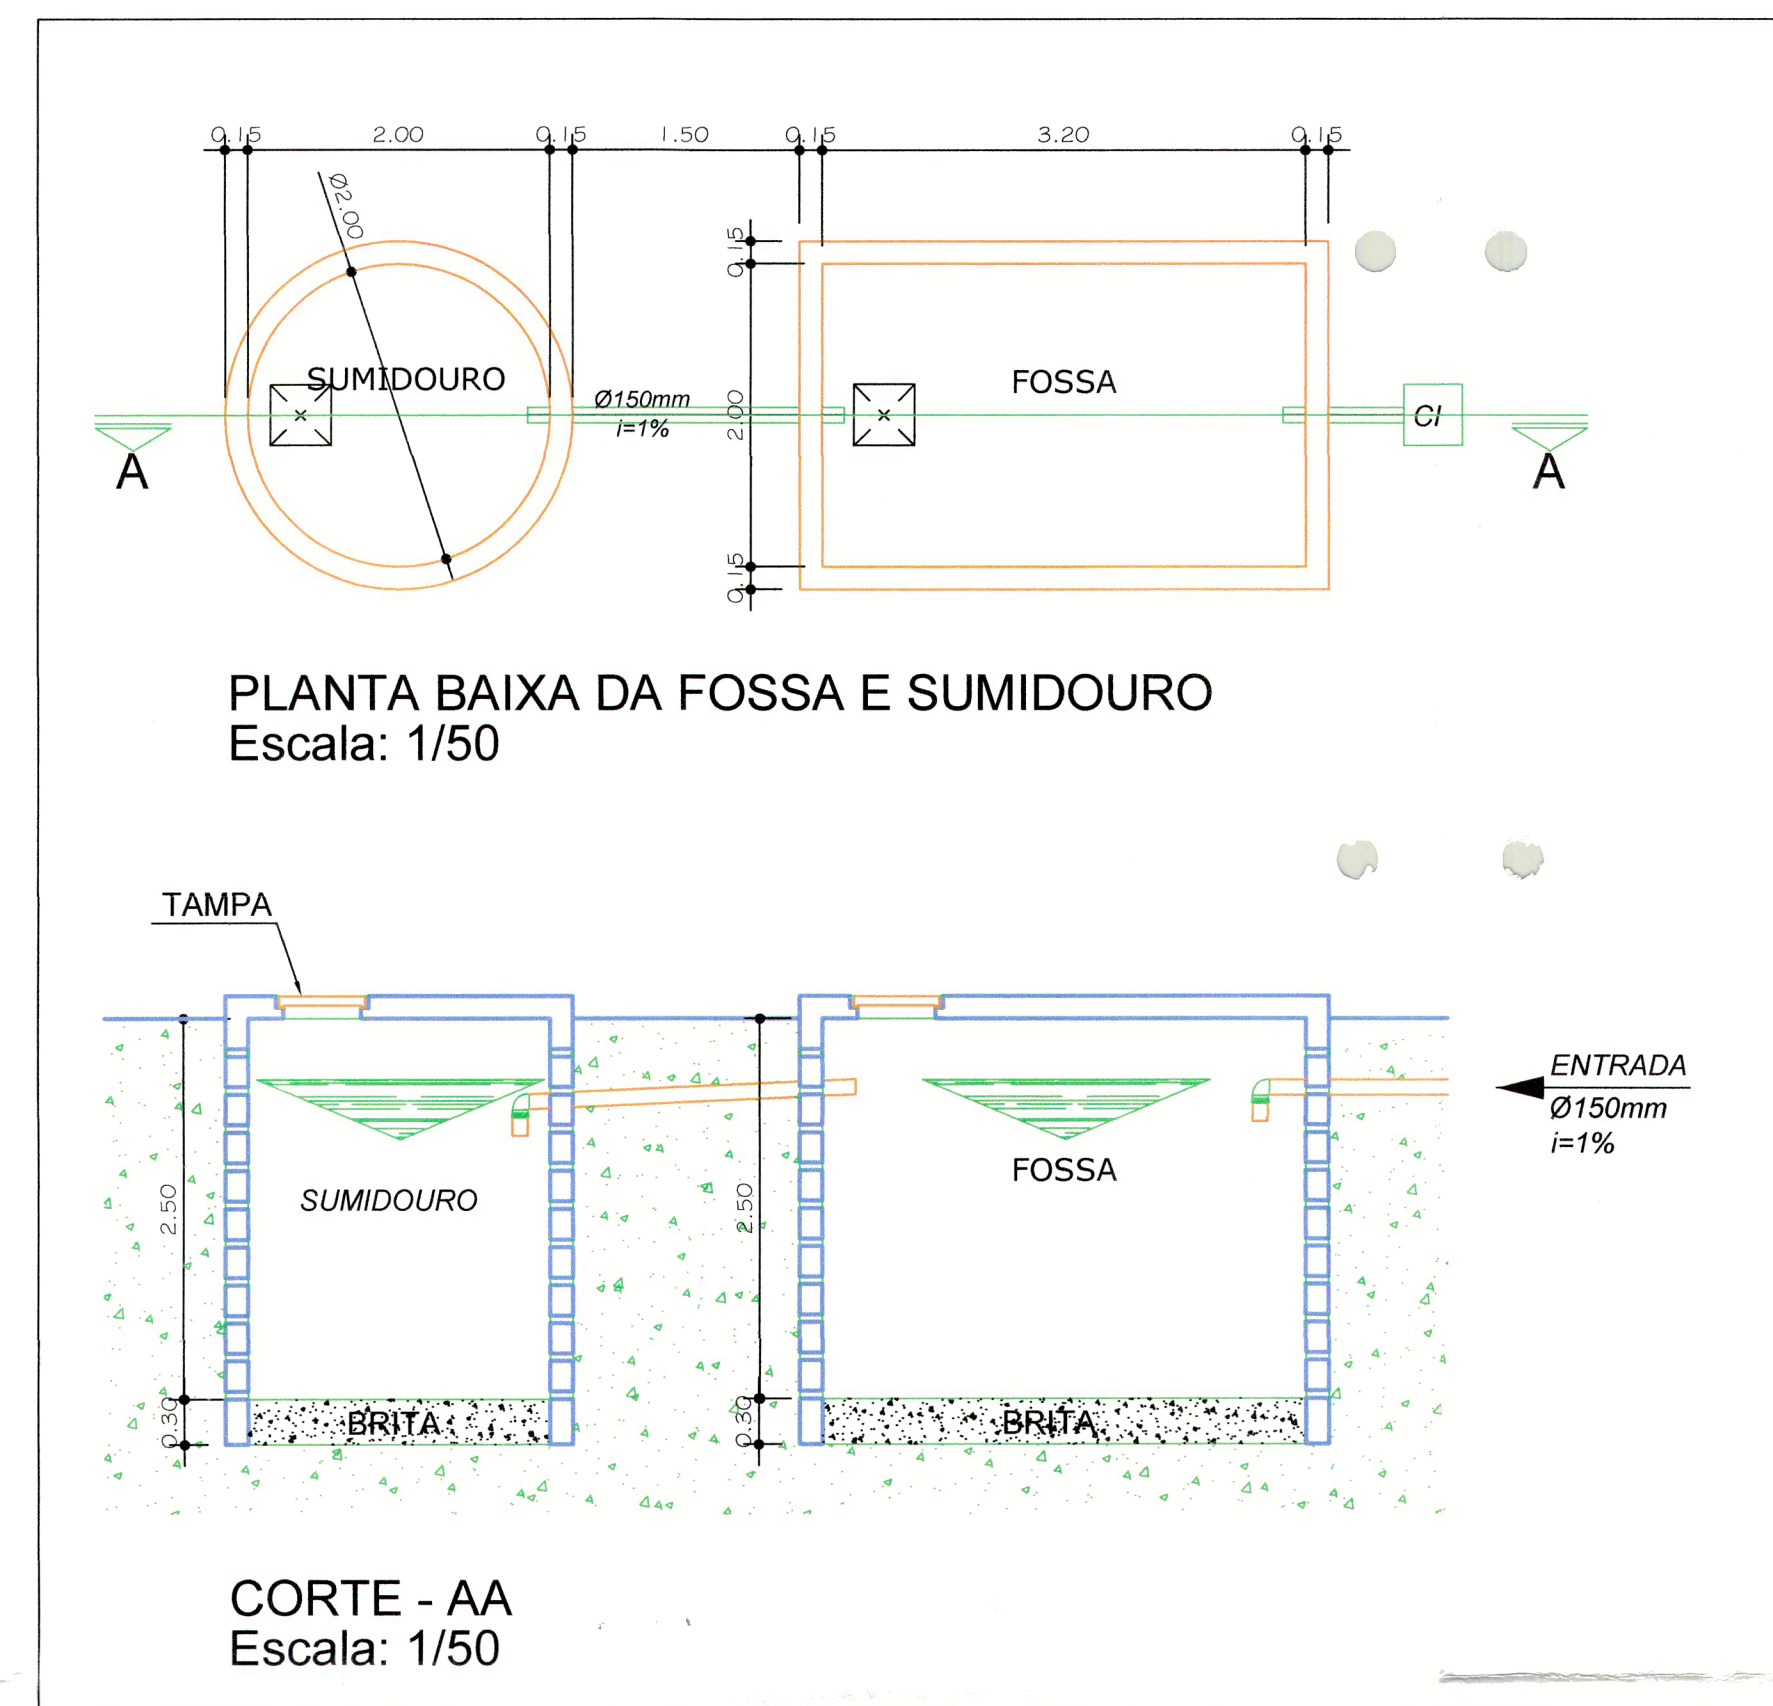

CONVENÇÕES  
 CI - CAIXA DE INSPEÇÃO 40cm x 40cm.  
 CG - CAIXA DE GORDURA.  
 FS - FOSSA SANITÁRIA.

PROCESSO - CPL/SMS  
 042.1.203  
 FOLHA Nº 04.1

PROPRIETÁRIO: SEC. MUN. DE SAÚDE DE CAICÓ/RN

PROJETO: Juan Diego de A. Paulo  
 Eng. Civil  
 Eng. Segurança do Trabalho  
 CREA: 21043792-2

PROJETO HIDROSANITÁRIO  
 OBRA: UNIDADE BÁSICA DE SAÚDE - PORTE 01  
 RUA FRANCISCO FIDELIS-PAULO VI-CAICÓ/RN  
 ASSUNTO: PLANTA BAIXA DO COM AS LIGAÇÕES E DETALHES  
 DA FOSSA, SUMIDOURO, E CAIXAS.

PRANCHA: ÚNICA  
 DESENHISTA: JUAN DIEGO

ESCALAS: INDICADAS  
 DATA: 11/09/2012  
 CÓD. AUTOCAD: Projeto Hidrosanitário